



DETALLE 1 - COCINA
RED DE FONTANERÍA Y SANEAMIENTO
Escala 1:25

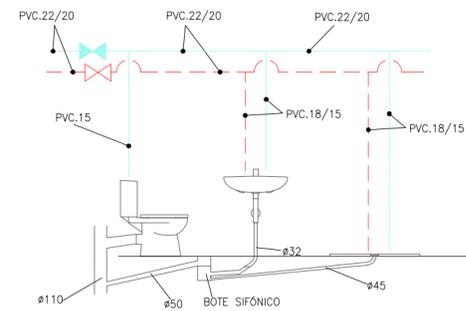


SECCIÓN BAÑO
Escala 1:50

DETALLE 1
FONTANERÍA Y SANEAMIENTO
Escala 1:25

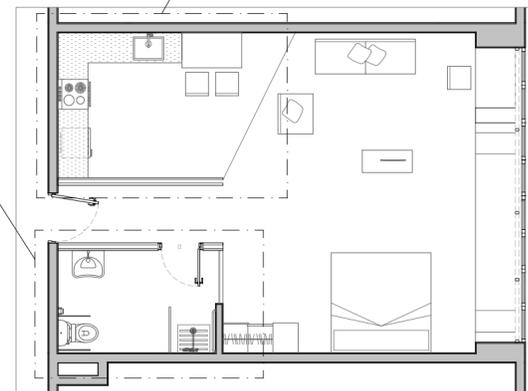

PLANTA HABITACIÓN SUITE
Escala 1:100

DETALLE 2
FONTANERÍA Y SANEAMIENTO
Escala 1:25

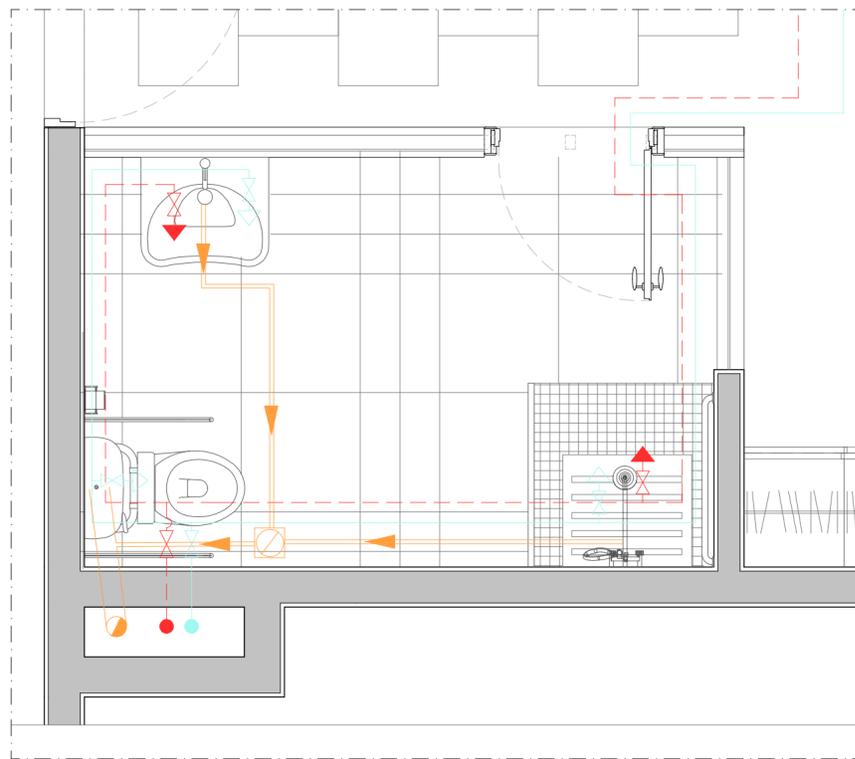

DETALLE 2 - BAÑO
RED DE FONTANERÍA Y SANEAMIENTO
Escala 1:25

LEYENDA: FONTANERÍA	
	CANALIZACIÓN AGUA FRÍA
	CANALIZACIÓN AGUA CALIENTE
	LLAVE DE PASO AGUA FRÍA
	LLAVE DE PASO AGUA CALIENTE
	GRIFO AGUA FRÍA
	GRIFO AGUA CALIENTE

LEYENDA: SANEAMIENTO	
	BAJANTE MIXTA
	SIFÓN
	BOTE SIFÓNICO
	DERIVACIONES

APARATOS SANITARIOS Y GRIFERÍA

BAÑO



Inodoro con salida a pared para movilidad reducida y cisterna de doble descarga 6/3 l con alimentación lateral

Medidas inodoro: 380 mm x 670 mm x 865 mm.
Medidas cisterna: 380 mm x 170 mm x 365 mm.
Sistema de descarga: Antraste
Tipo de salida: Horizontal
Color: Blanco
Modelo: Access de "ROCA"



Mezclador monomando para lavabo con desagüe automático, Cold Start

Acabado: Cromado
Apertura frontal en agua fría
Tipo de cartucho: Cerámico
Tipo de instalación: De repisa
Modelo: Lanto de "ROCA"



Lavabo de porcelana suspendido apto para personas de movilidad reducida

Medidas: 640 mm x 550 mm x 165 mm.
Material: Porcelana
Color: Blanco
Modelo: Access de "ROCA"
Agujero grifería: En el centro
Sin rebosadero
Instalación: Mural



SQUARE - Columna de ducha termostática

Medidas: 640 mm x 1370 mm
Acabado: Cromado
Forma del rociador: Rectangular
Funciones del rociador: Rain
Longitud del flexible: 1,8 m
Tipo de grifería: Termostática
Tipo de instalación: Mural
Modelo: Even de "ROCA"



Plato de ducha de acero extraplano con fondo antideslizante

Medidas: 900 mm x 900 mm x 25 mm.
Diámetro del desagüe: 90 mm
Material: Acero
Tipo de fondo: antideslizante
Modelo: In-Floor de "ROCA"



Barra abatible de acero.
Acabado: Níquel cromo.
Largo: 74 cm



Barra de acero inoxidable.
Medida: 85 cm

COCINA



Fregadero de 1 cubeta de acero inoxidable

Medidas: 610 mm x 460 mm x 200 mm.
Forma: Rectangular
Material: Acero inoxidable
Tipo de instalación: Enrasado
Modelo: X-Tra de "ROCA"



Mezclador monomando para cocina con caño extraíble giratorio y función ducha para aclarado

Acabado: Cromado
Longitud del caño: 230 mm
Posición del caño: Superior
Tipo de cartucho: Cerámico
Tipo de instalación: De repisa
Modelo: Lanto de "ROCA"

Proyecto: RENOVACIÓN DE HABITACIÓN SUITE
HOTEL "LOS LLANOS"

Fecha: enero 2017



Plano: RED DE SANEAMIENTO Y FONTANERÍA
Ubicación: AVENIDA DE ESPAÑA (ALBACETE)

Diseñadora: Olga González Maroto

Escala: 1:25 / 1:100

Nº: P-08